



LEYENDA

PS: PLANTA SEMISOTANO
PB: PLANTA BAJA
P1: PLANTA PRIMERA
PC: PLANTA CUBIERTA

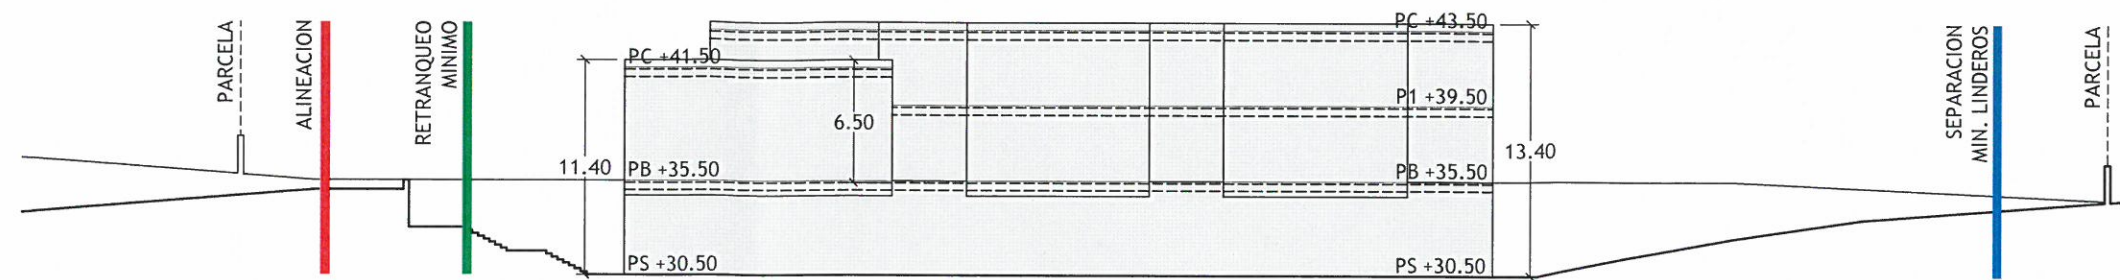


VOLUMEN SURESTE

Escala 1/400

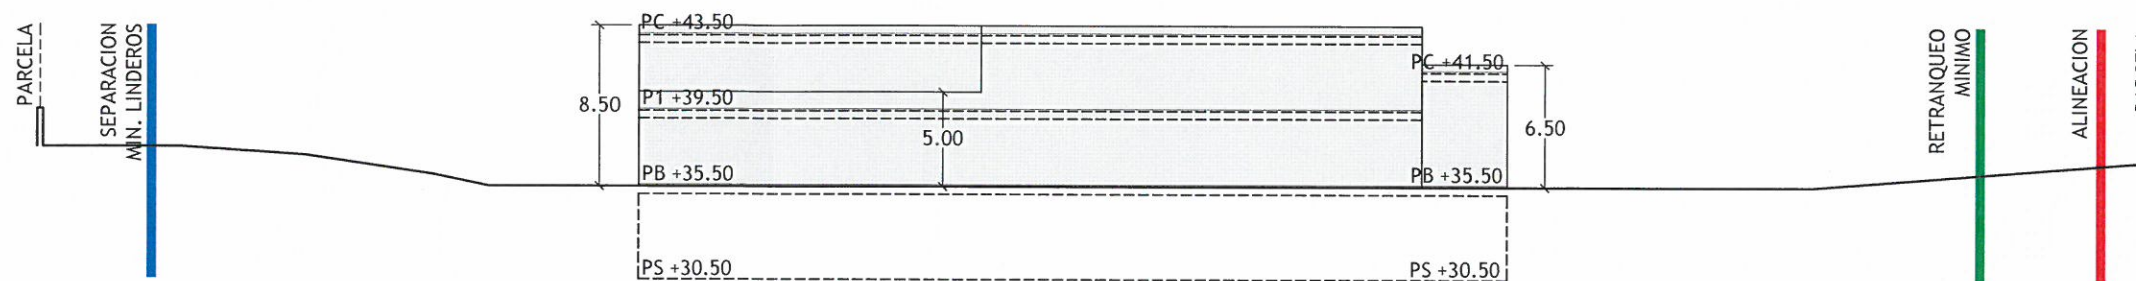


VOLUMEN NOROESTE

Escala 1/400

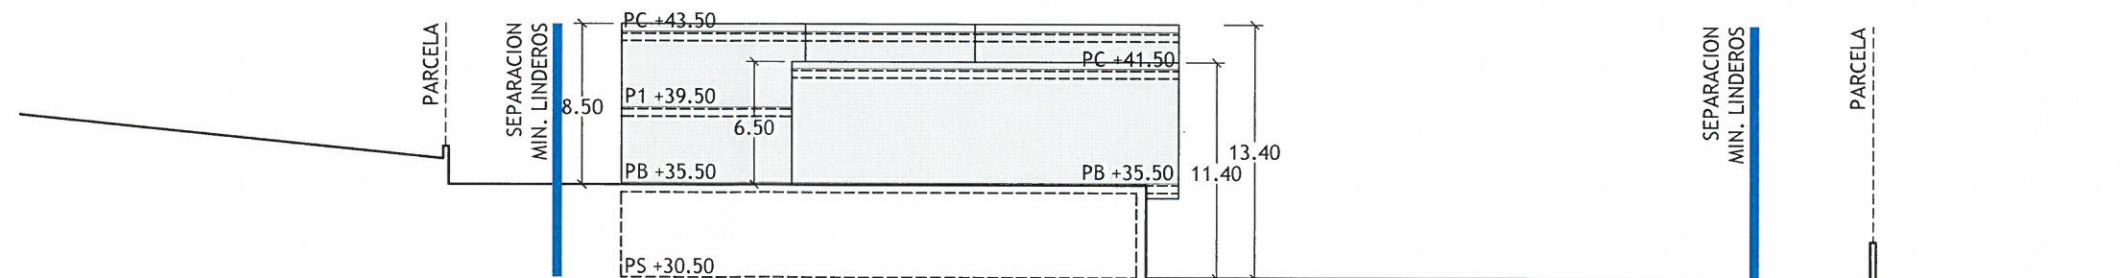

VOLUMEN SUROESTE

Escala 1/400

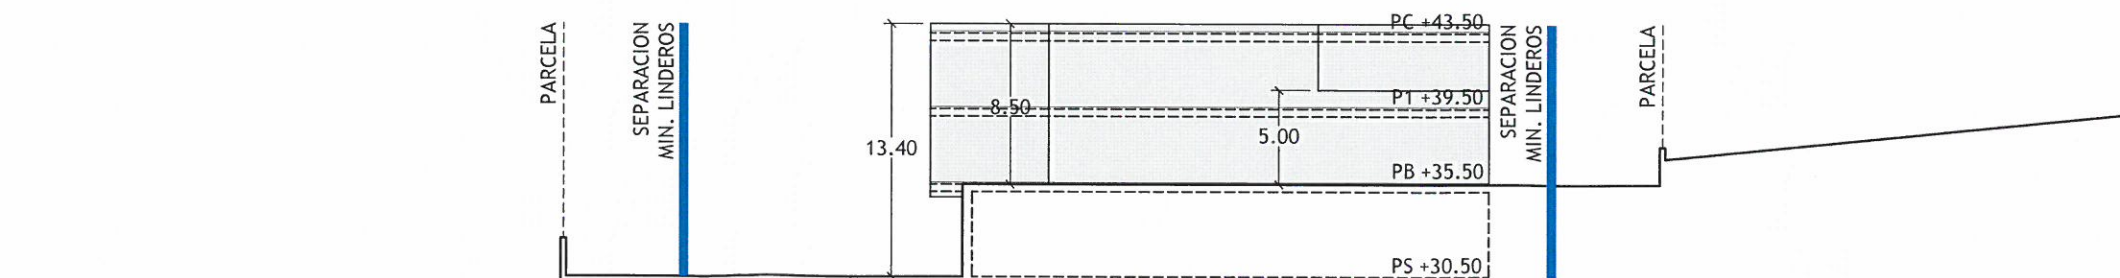


VOLUMEN NORESTE

Escala 1/400

ESQUEMA DE LOCALIZACIÓN


Escala 1/1500

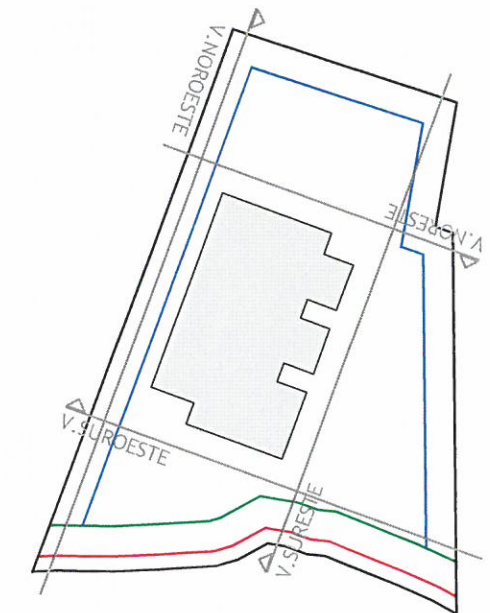

CODIGO DE COLOR

ALINEACION	RETRANQUEO	SEP LINDEROS
POSICION DE LA EDIFICACION	PARCELA	

Aprobado definitivamente
por el Pleno Municipal, en
sesión de 3/02/14.
Certifico:
El Secretario, P.D.

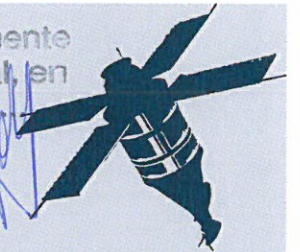

ESTUDIO DE DETALLE

Parcela Sistema Local de Equipamiento

San Pedro de Visma, A Coruña

 
Federación Gallega de Fútbol

02.- Ordenación

Ordenación volumétrica

002

Formato original: DIN A3
Escala: 1/400



ID. SITAG: P. 1695-05 / Fecha: Enero 2014
Revisión: 00 / Fecha: 22 Enero 2014

Ramón Corrochano Royo - Arquitecto
Ramón Corrochano Casares - Arquitecto

sitag
ARQUITECTURA